


Zestawienie powierzchni pomieszczeń			
Nr pom.	funkcja	posadzka	pow. [m ²]
P0.1	toalety	pl.ceram.	4,0 m ²
P0.2	magazyn	pos.beiton	4,7 m ²
P0.3	warsztat	pos.beiton	76,0 m ²
P0.4	warsztat	pos.beiton	51,6 m ²
P0.5	warsztat	pos.beiton	164,5 m ²
P0.6	warsztat	pos.beiton	51,3 m ²
P0.7	warsztat	pos.beiton	125,2 m ²
P0.8	mag. akumul.	pos.beiton	4,6 m ²
P0.9	magazyn	pos.beiton	11,0 m ²
P0.10	pom.socjalne	wykl.PCV	13,1 m ²
Suma:			506,0 m ²

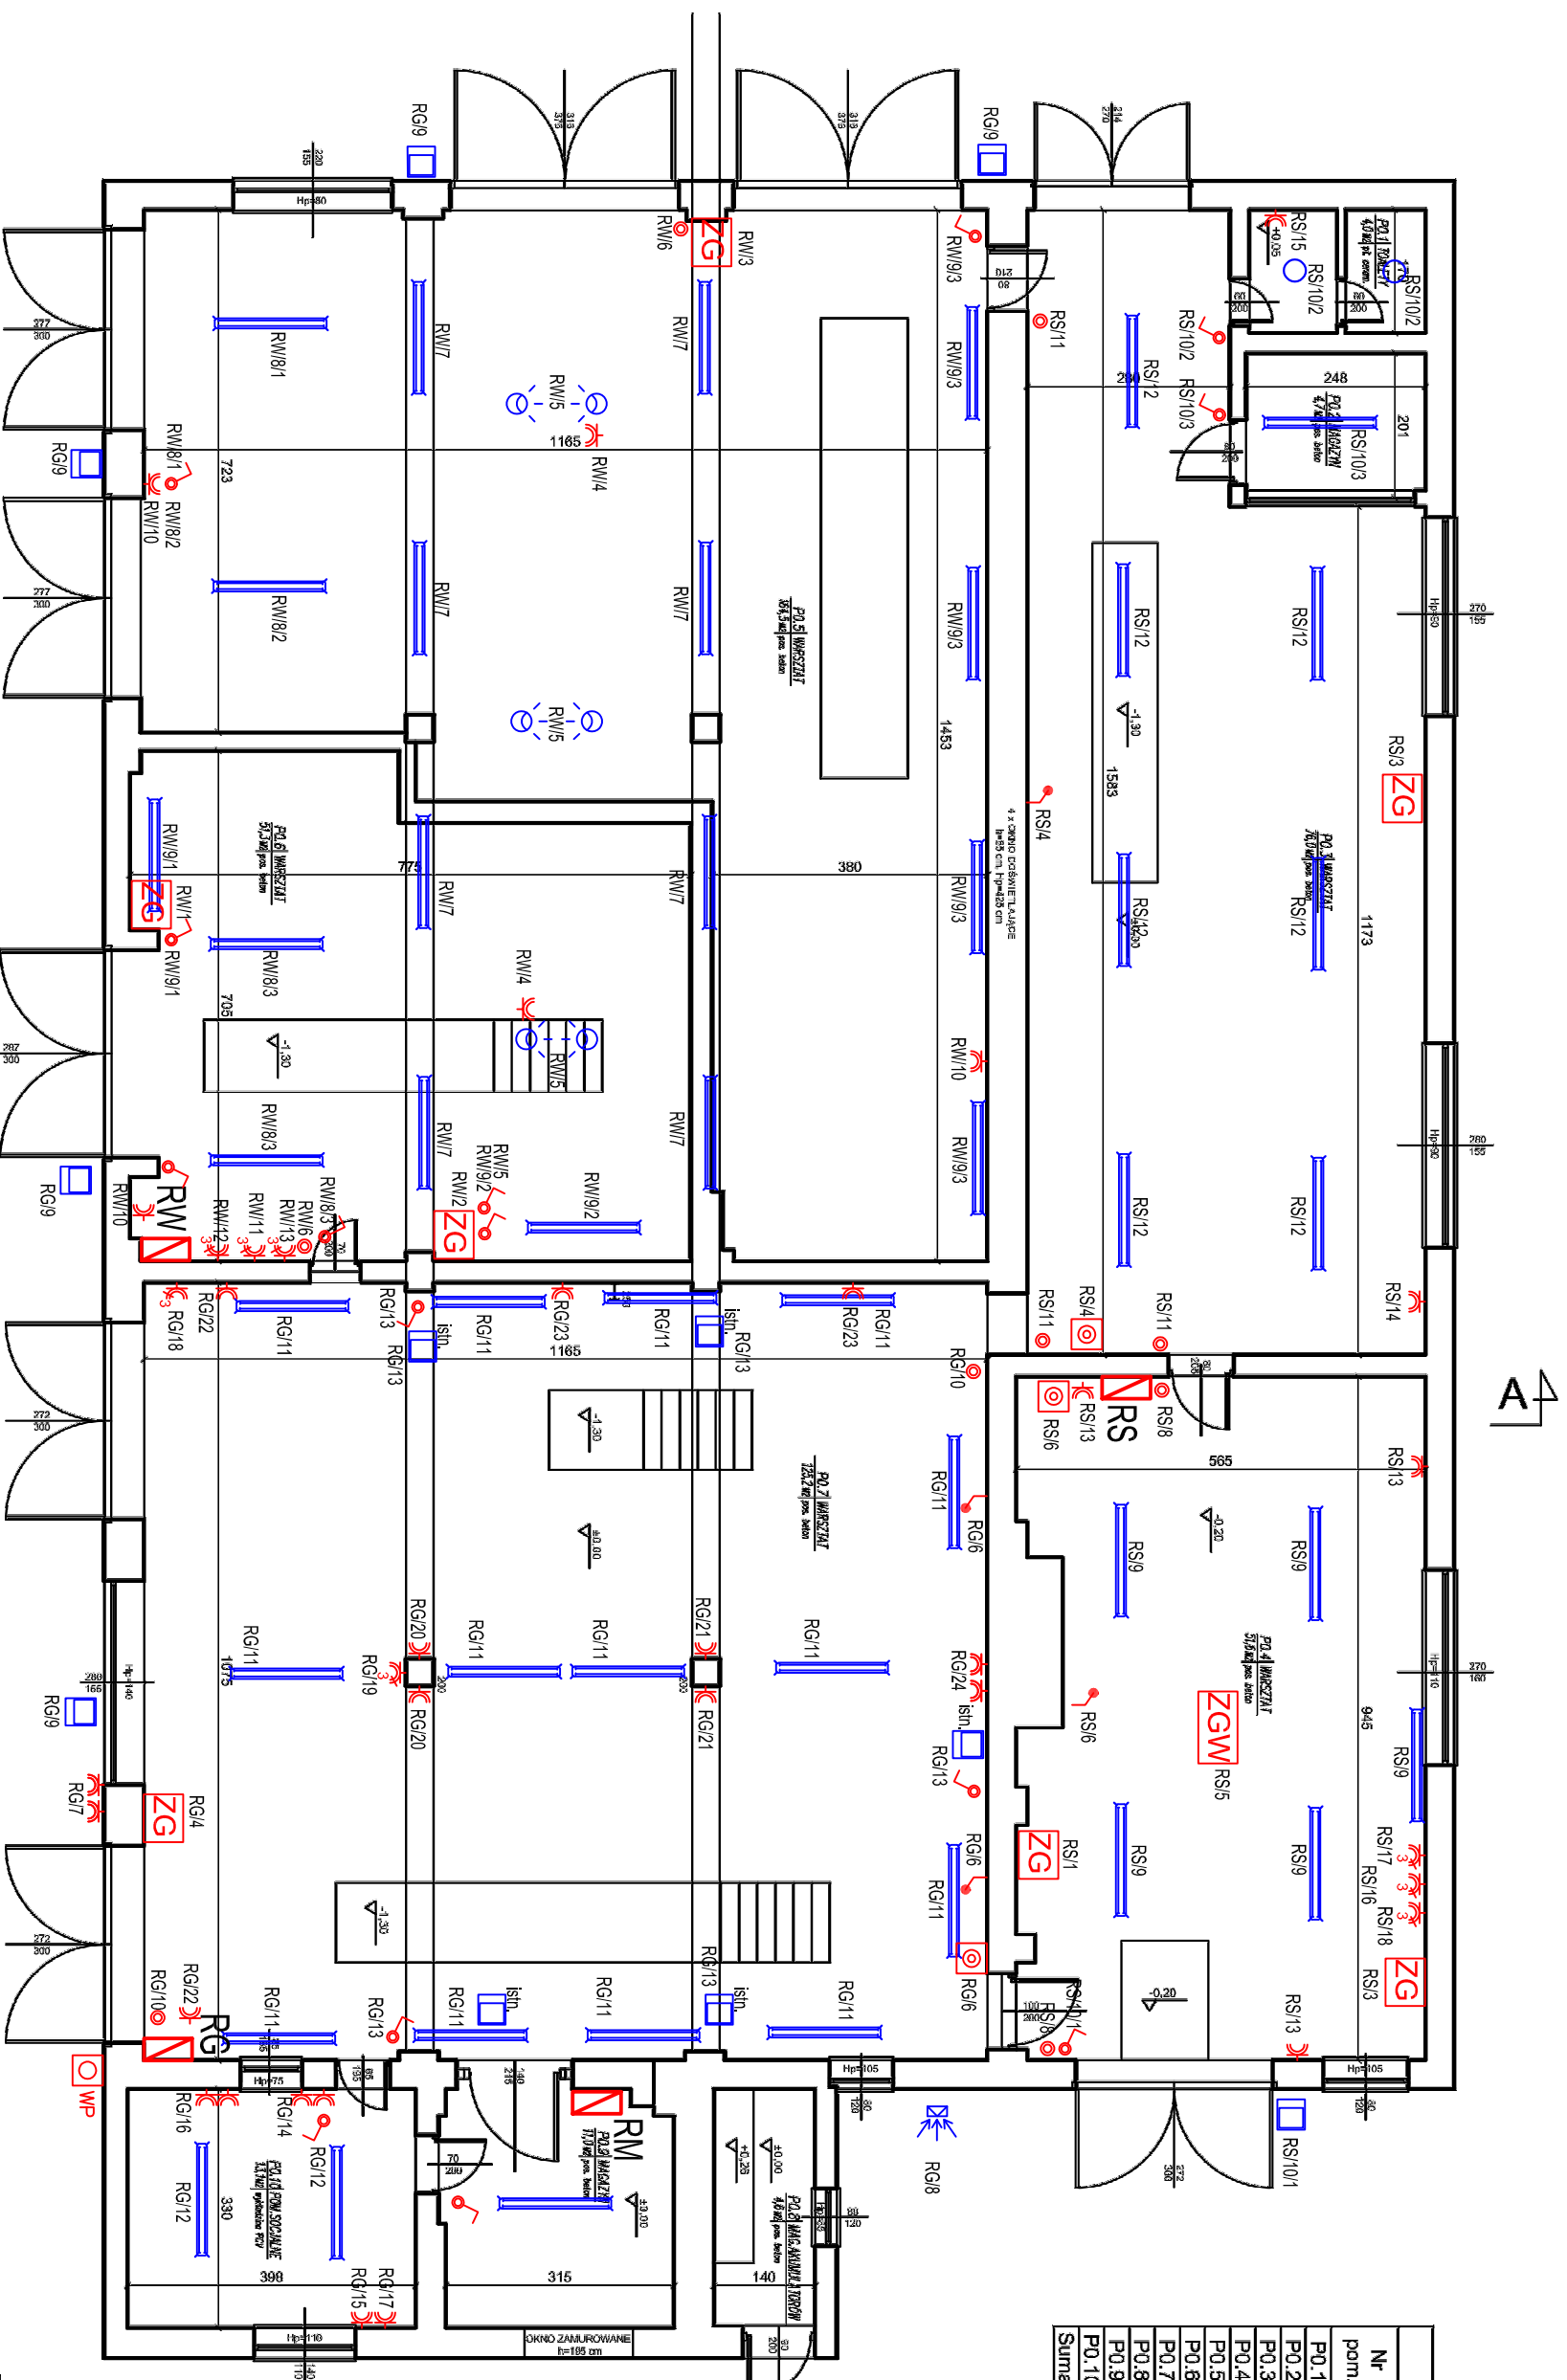

UWAGA:
wszystkie przewody prowadzić natynkowo

NAZWY I ADRES NWESTYCJI

Remont instalacji elektrycznej w warsztacie	
BIURO PROJEKTOWE	ELNOW Krzysztof Nowecki ul. Górna 25 68-343 Brody
INWESTOR	Przedsiębiorstwo Usług Miejskich Spółka z o.o. w Gubinie ul. Śląska 36 66-620 Gubin

Instalacja elektryczna

SKALA 1:100

BRANŻA	ELEKTRYCZNA	STADIUM PROJEKTU	NR RYSUNKU
INWESTOR	PROJEKTANT	DATA	
INSTRUMENTY	PROJEKTANT	DATA	
PROJEKTANT	mgr inż. Krzysztof Nowecki	DATA	03.2021
PROJEKTANT	LBS/0011/OOE/14	DATA	

ZG Rozdzielnica elektryczna IP65

ZG Zestaw gniazd wtyczkowych z zabezpieczeniami

3x gniazdo 2P+Z 230V

1x gniazdo 3P+N+Z 400V 32A

1x gniazdo 3P+N+Z 400V 16A

1x wyłącznik różnicowoprądowy 4P 40A 30mA

2x wyłącznik nadprądowy 1P B16

1x wyłącznik nadprądowy 3P C16

1x wyłącznik nadprądowy 3P C32

zasilany bezpośrednio z rozdzielni

Łącznik 1-bieg. 10A 230V IP44

Kaseta sterownicza 10A 230V IP44 oświetlenia

Kaseta sterownicza wentylatora

LEGENDA

3 Gniazdo wtykowe 2P+Z 230V IP44

3 Gniazdo elektryczne 3P+N+Z 16A IP44

3 Oprawa hermetyczna z osłoną IP 66

3 LENA LIGHTING S. A. 942167 TYTAN 2 LED

3 1450mm 11300lm 850 IP66 (69W)

3 Oprawa kanałowa 12 V

3 Naświetlacz LED IP65 P=50W

3 Przyrządek wyłącznika p. poż.

3 Zestaw gniazd wtyczkowych

3 2x gniazdo 2P+Z 230V

3 1x gniazdo 3P+N+Z 400V 32A

3 1x gniazdo 3P+N+Z 400V 16A

3 Wypust elektryczny 3-fazowy wentylatora

ZGW Zestaw gniazd wtyczkowych

ZGW 2x gniazdo 2P+Z 230V

ZGW 1x gniazdo 3P+N+Z 400V 32A

ZGW 1x gniazdo 3P+N+Z 400V 16A

ZGW Wypust elektryczny 3-fazowy wentylatora